


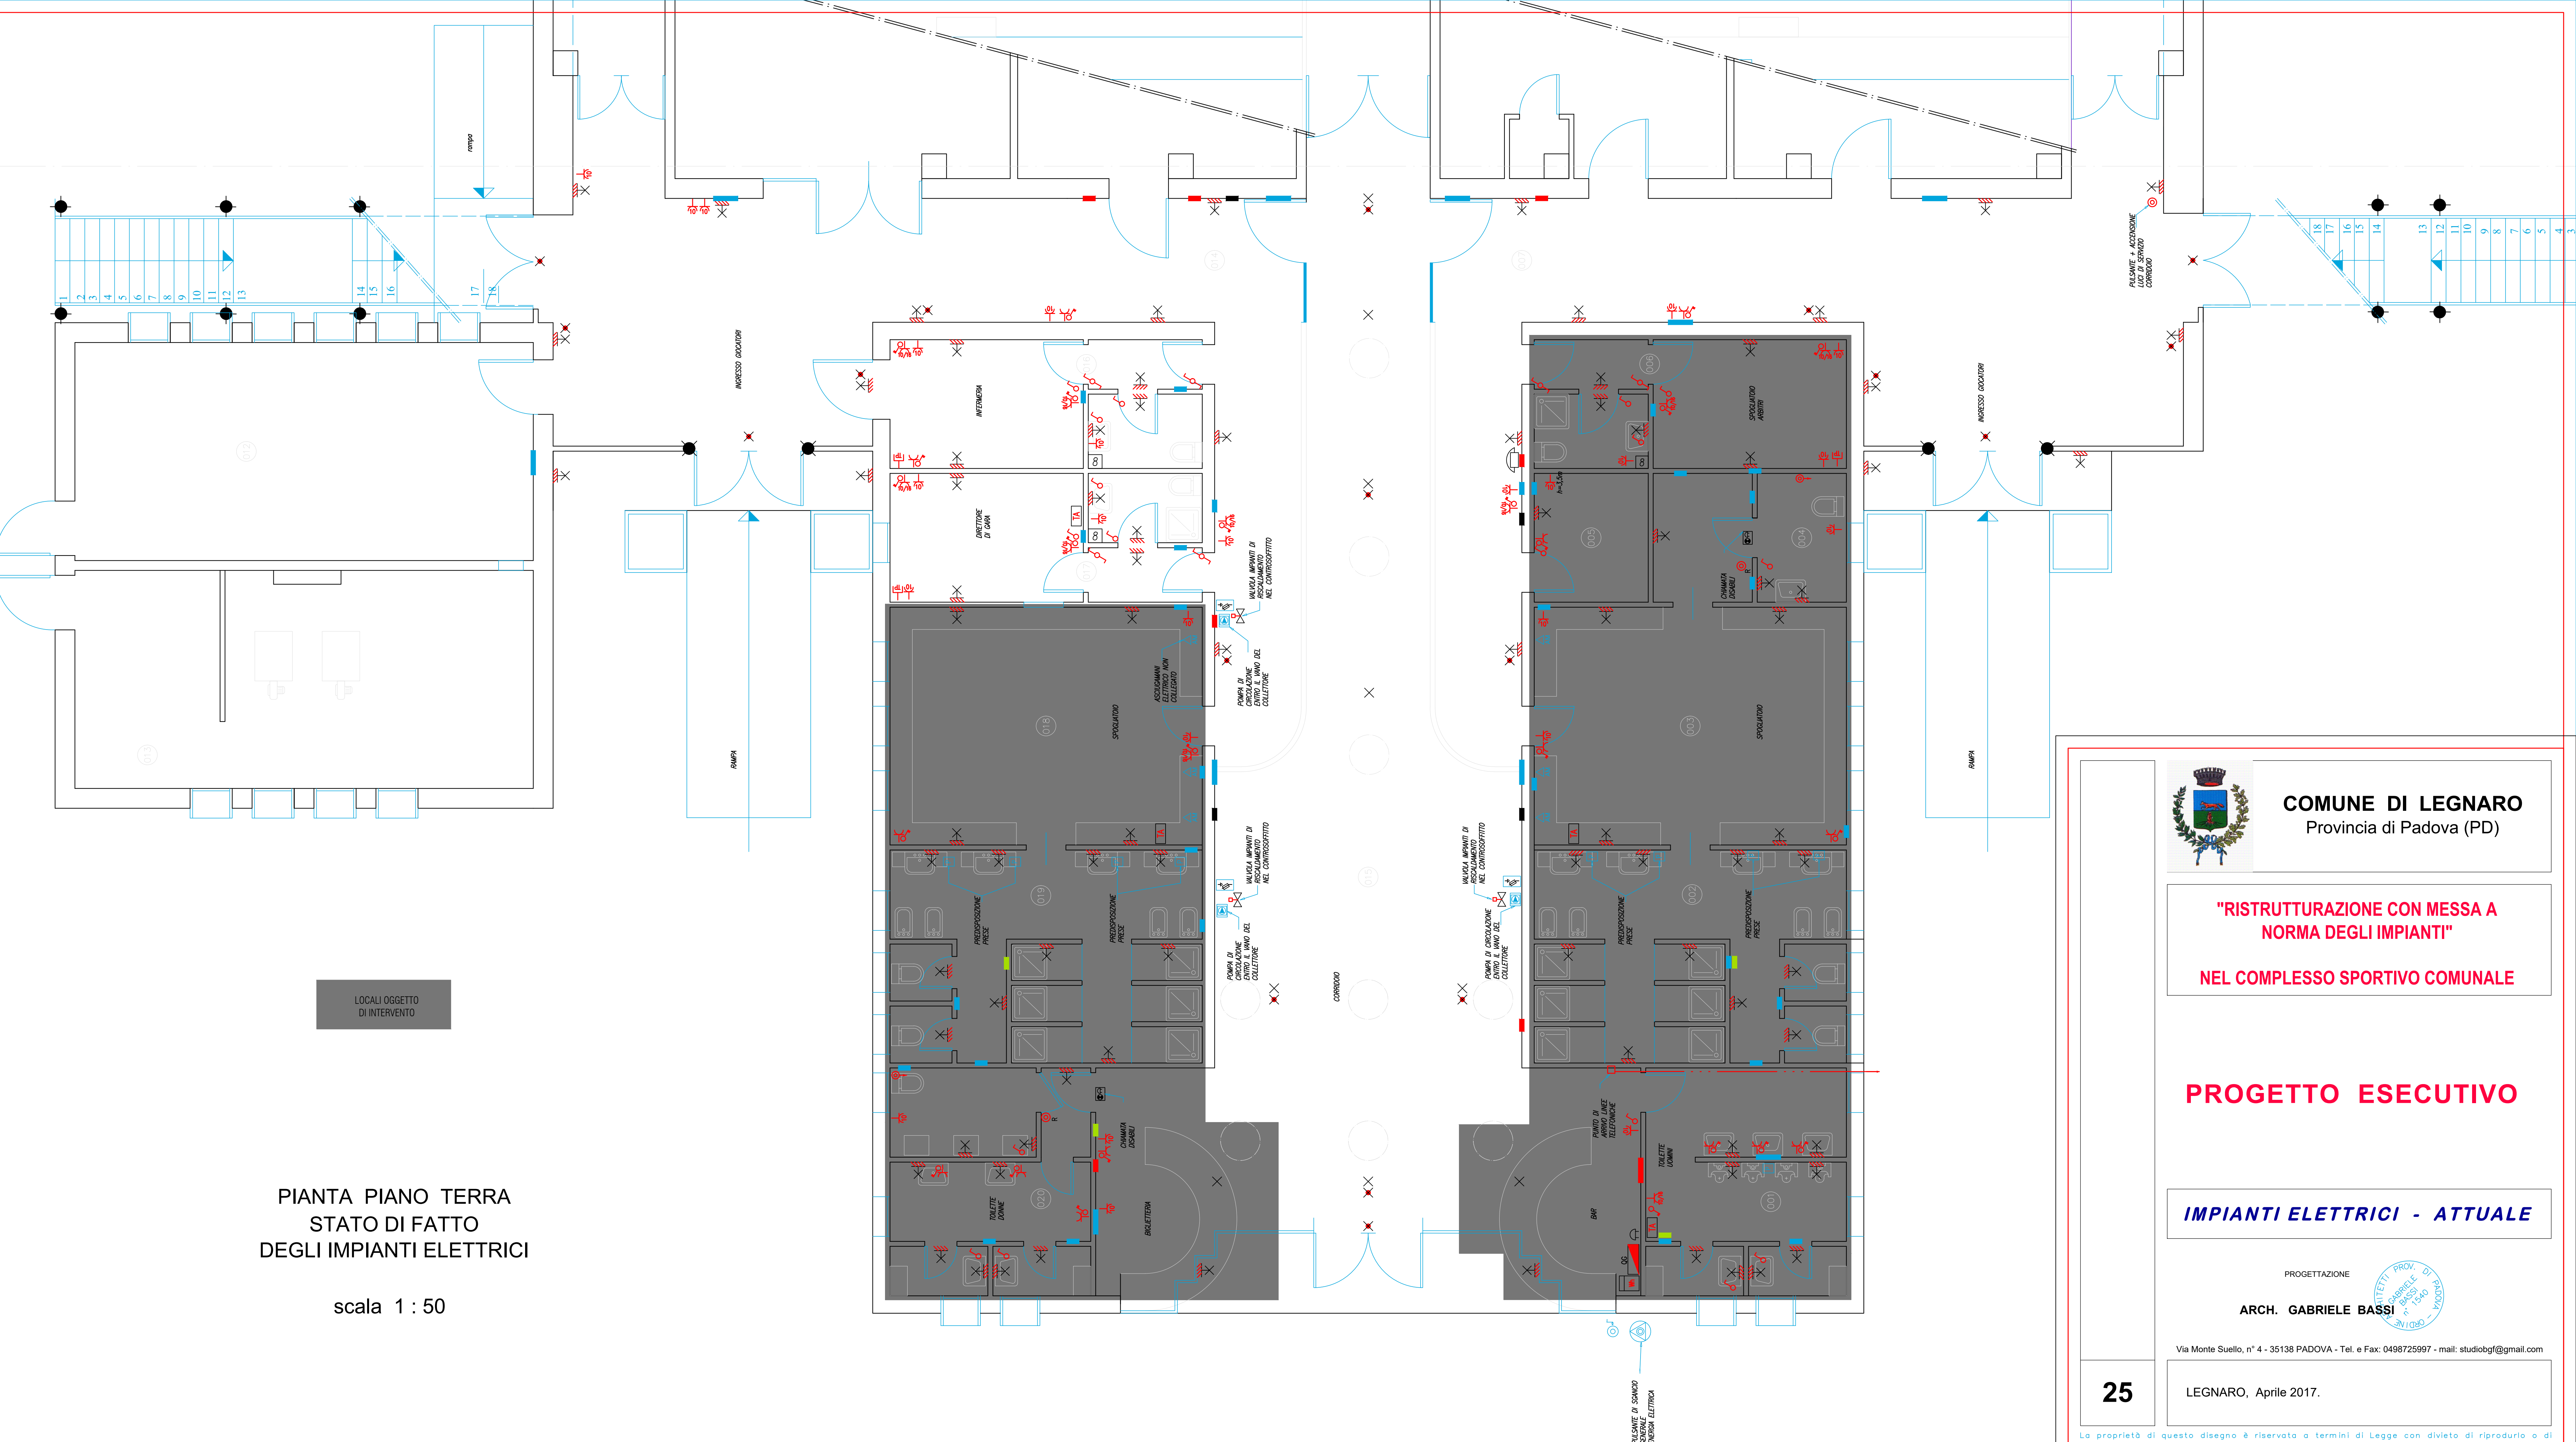

PIANTA PIANO TERRA
STATO DI FATTO
DEGLI IMPIANTI ELETTRICI

scala 1 : 50



COMUNE DI LEGNARO
Provincia di Padova (PD)

"RISTRUTTURAZIONE CON MESSA A
NORMA DEGLI IMPIANTI"

NEL COMPLESSO SPORTIVO COMUNALE

PROGETTO ESECUTIVO

IMPIANTI ELETTRICI - ATTUALE

PROGETTAZIONE

ARCH. GABRIELE BASSI

Via Monte Suello, n° 4 - 35138 PADOVA - Tel. e Fax: 0498725997 - mail: studiobgt@gmail.com